


LEGENDA	
	PV Existente
	Poste Existente
	Semáforo Existente
	Arvore Existente
	Caixa de passagem
	Caixa Cega
	Tubo PEAD (Dreno)
	Fluxo de drenagem
	Boca de Lobo Existente

PLANTA BAIXA IMPLANTAÇÃO
Escala: 1/2000

- QUANTITATIVO		
Rede 1:		
Unidade	Serviço	Quant.
m	Tubo PEAD Corrugado Alta Densidade, Ø 110	80,98
UB	Proj. de Valva Ø1 x Ø5 cm	4
m	Desenvolvimento via	145,05
Rede 2:		
Unidade	Serviço	Quant.
m	Tubo PEAD Corrugado Alta Densidade, Ø 110	134,85
UB	Proj. de Valva Ø1 x Ø5 cm	2
m	Desenvolvimento via	129,54
Rede 3:		
Unidade	Serviço	Quant.
m	Tubo PEAD Corrugado Alta Densidade, Ø 110	54,85
UB	Proj. de Valva Ø1 x Ø5 cm	2
m	Desenvolvimento via	42,85


- QUANTITATIVO		
Rede 4:		
Unidade	Serviço	Quant.
m	Tubo PEAD Corrugado Alta Densidade, Ø 110	13,17
UB	Proj. de Valva Ø1 x Ø5 cm	2
m	Desenvolvimento via	18,15
m	Desenvolvimento com sistema alternativo	10,15
Rede 5:		
Unidade	Serviço	Quant.
m	Tubo PEAD Corrugado Alta Densidade, Ø 110	85,85
UB	Proj. de Valva Ø1 x Ø5 cm	2
m	Desenvolvimento via	42,85
Rede 6:		
Unidade	Serviço	Quant.
m	Tubo PEAD Corrugado Alta Densidade, Ø 110	20,85
UB	Proj. de Valva Ø1 x Ø5 cm	2
m	Desenvolvimento via	20,85

- QUANTITATIVO		
Rede 7:		
Unidade	Serviço	Quant.
m	Tubo PEAD Corrugado Alta Densidade, Ø 110	72,15
UB	Proj. de Valva Ø1 x Ø5 cm	1
UB	Proj. de Infiltração Ø1 x Ø5 cm	1
m	Desenvolvimento via	74,15
Rede 8:		
Unidade	Serviço	Quant.
m	Tubo PEAD Corrugado Alta Densidade, Ø 110	84,75
UB	Proj. de Valva Ø1 x Ø5 cm	2
UB	Proj. de Infiltração Ø1 x Ø5 cm	2
m	Desenvolvimento via	90,75

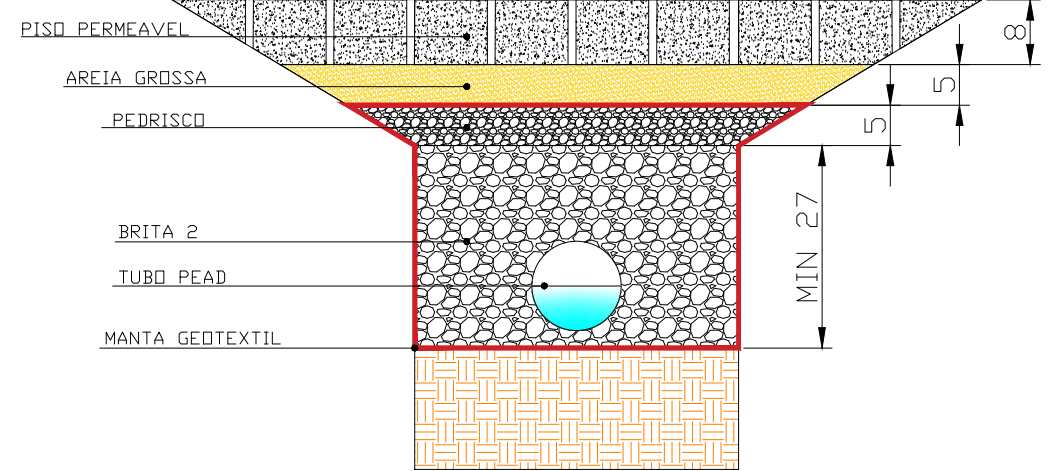


CORTE


S/Escala

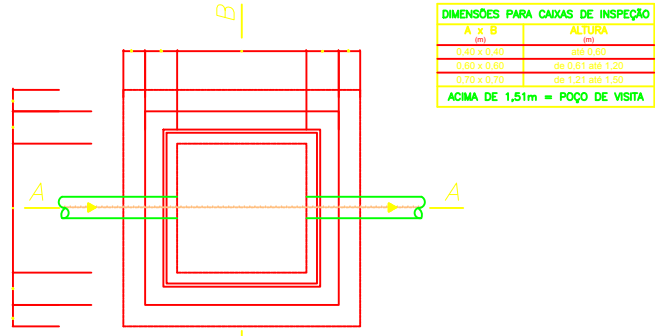

PLANTA

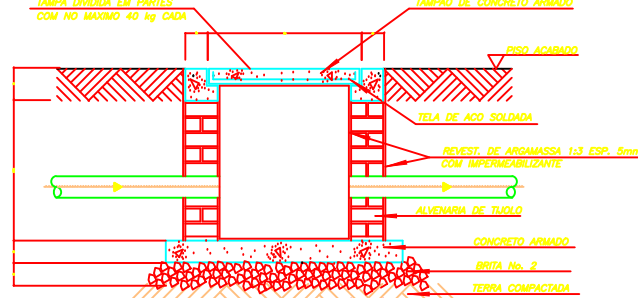

CORTE A-A

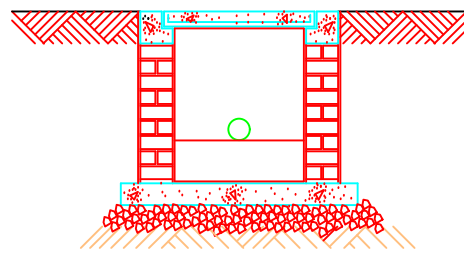

CORTE B-B

DET. CAIXA DE INSPEÇÃO DE ÁGUAS PLUVIAIS

CÂMARA MUNICIPAL DE GOIÂNIA

ESTADO DE GOIÁS
EDIFÍCIO SEDE DO PODER LEGISLATIVO
AV. INDEPENDÊNCIA COM AV. GOIÁS E RUA 74 - CENTRO - GOIÂNIA / GO



PROJETO DRENAGEM CALÇADA

AUTORES

ENG. CIVIL ROBERTO LEMOS DE F. OLIVEIRA - CREA GO 116/D

COLABORADORES

ENG. CESAR AUGUSTO

ENG. ULYSSES SENA

RT.

CONTEÚDO:
IMPLANTAÇÃO DO DRENÓ NA CALÇADA
DETALHES

ESC.:
INDICADA

DATA:
OUTUBRO/2018

ÁREAS:

FOLHA:
01/02